


woda zimna i cwu

skala 1:100

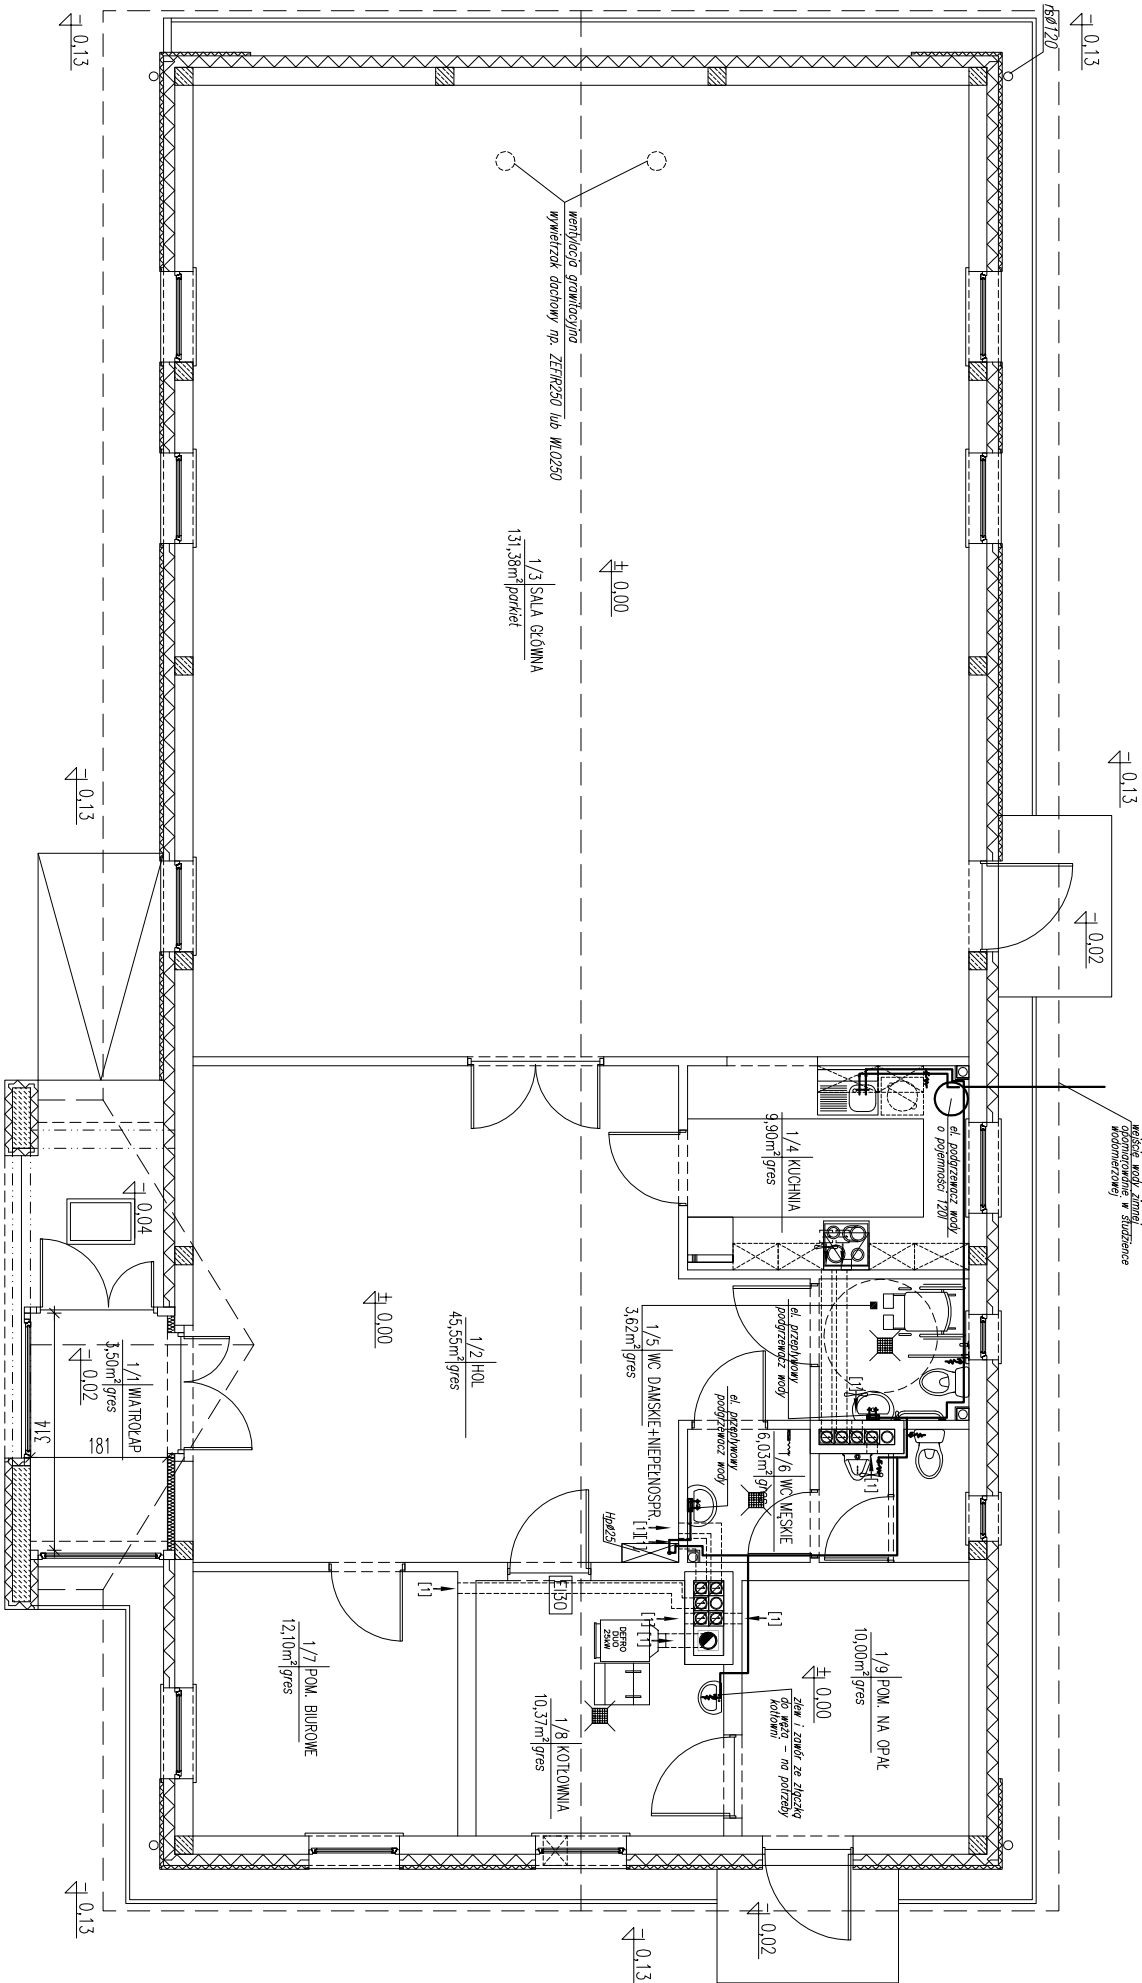

Budynek świetlicy wiejskiej wraz z niezbędną infrastrukturą techniczną			
ADRES: ul.Spokojna, Gietezyn, 18-400 ŁOMŻA działka nr ewid.: 213, 214, 215, 216, 217	PODZIAŁKA: 1:100		
P.B. BUDYNKU ŚWIETLICY – INST. SANIT. WEWNĘTRZNA INSTALACJA WOD-KAN I CWU WODA ZIMNA I CWU	DATA: 30.03.2010		
NR RYS.	IMIĘ I NAZWISKO	NR UPRAWNIENI	
PROJEKTANT	MGR INŻ. ADAM TRUSZKOWSKI	PDL/0056/PWOS/09	
SPRAWDZAJĄCY	MGR INŻ. WALDEMAR TUMEL	BL/306/73	