


KANALIZACJA SANITARNA

skala 1:100

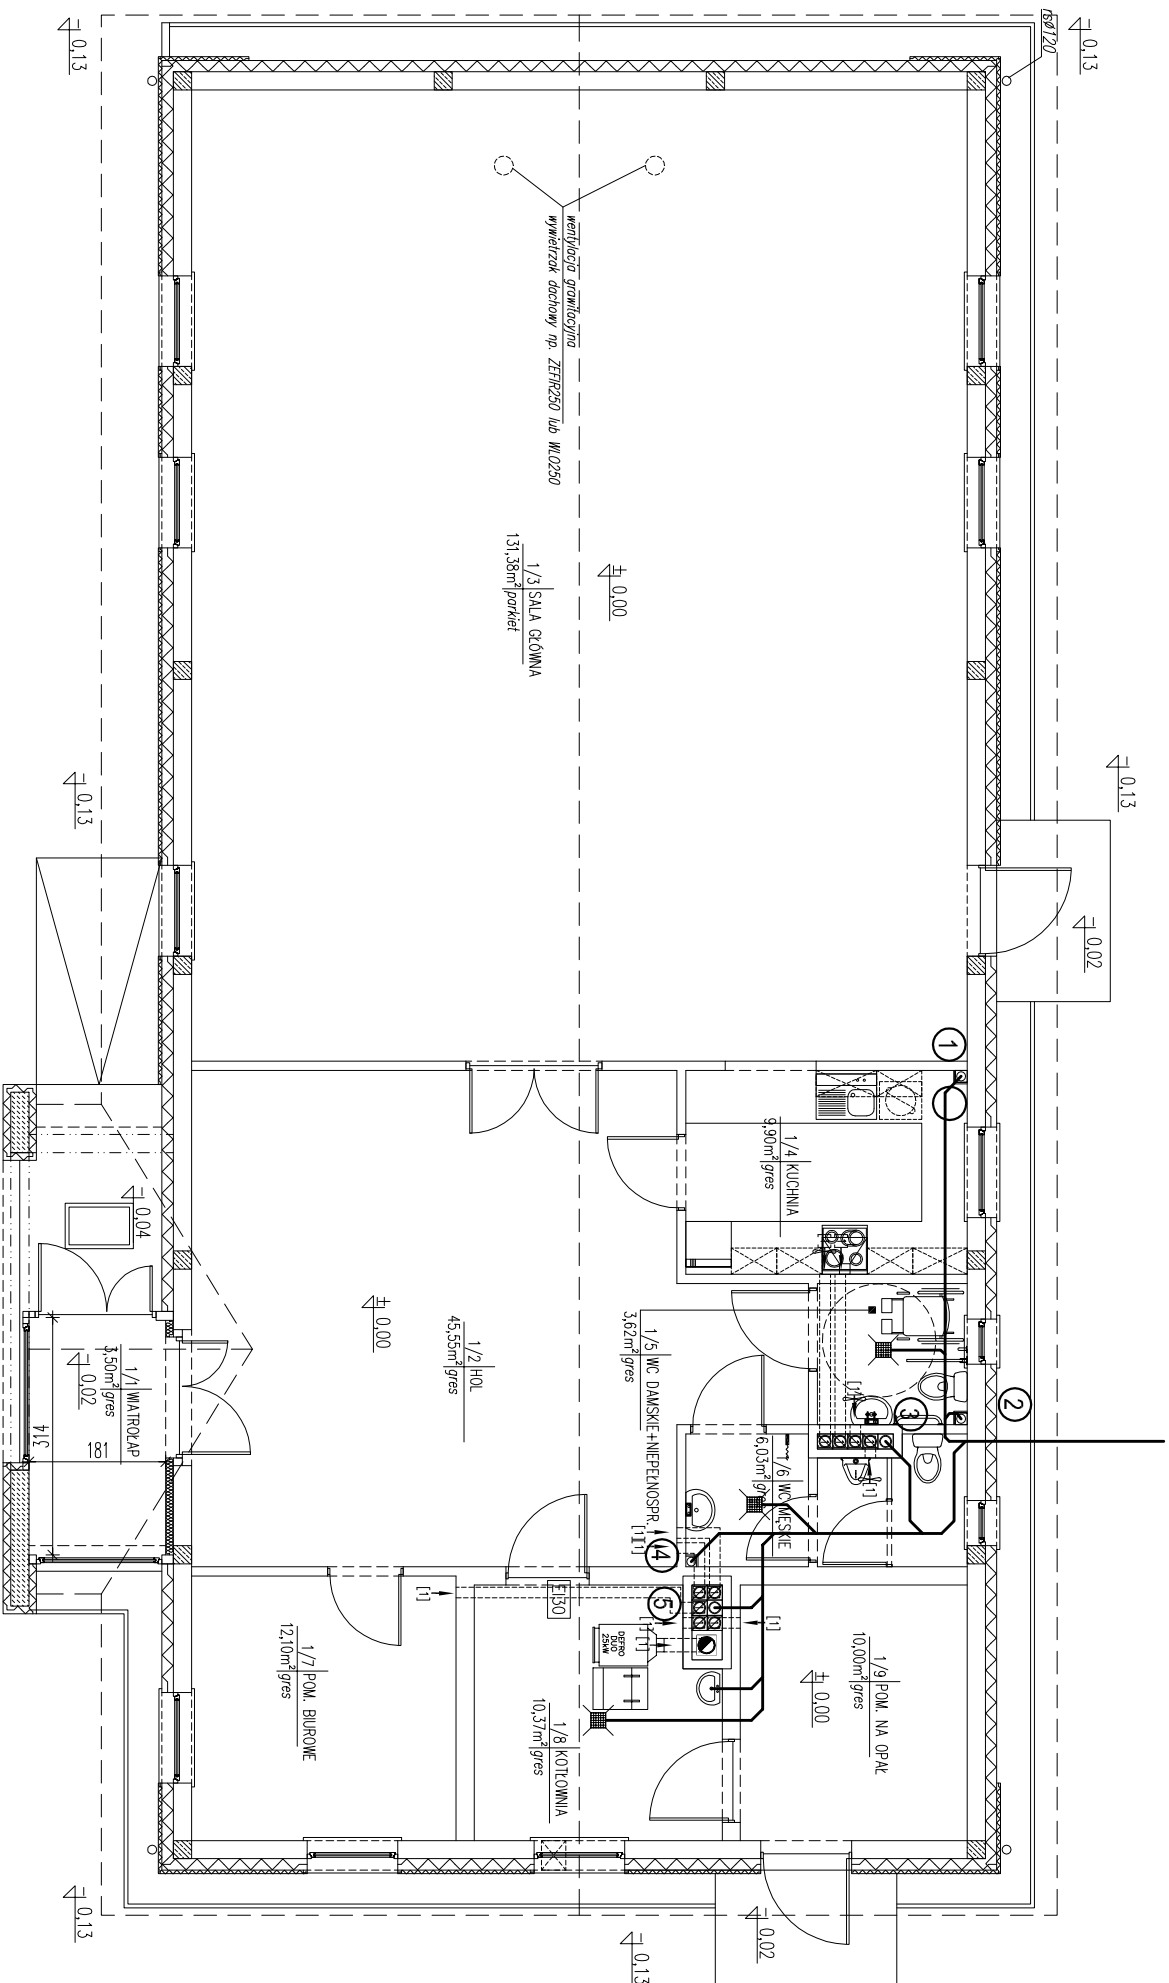

Budynek świetlicy wiejskiej			
wraz z niezbędną infrastrukturą techniczną			
ADRES: ul. Spokojna, Gietrzyn, 18-400 ŁOMŻA	PODZIAŁKA:		
działka nr ewid.: 213, 214, 215, 216, 217	1:100		
P.B. BUDYNKU ŚWIE TLIC Y – INST. SANIT.	DATA:		
WEWNĘTRZNA INSTALACJA WOD-KAN I CWU	30.03.2010		
KANALIZACJA SANITARNA			
NR RYS.	IMIĘ I NAZWISKO	NR UPRAWNIEN	PODPIS
PROJEKTANT	MGR INŻ. ADAM TRUSZKOWSKI	PDL/0056/PWOS/09	
SPRAWDZAJĄCY	MGR INŻ. WALDEMAR TUMEL	BL/306/73	