

skala 1:500
Ark. nr 4(6)
w. Podgórze
ul. Leśna
dz. nr 169

Niniejszą mapę sporządzono na podstawie materiałów archiwalnych i pomiaru uzupełniającego wykonanego w maju 2010 roku /sekcje mapy: 244.411.092/
/układ "2000" - 7.193.30.134: 143/

Wtórnik aktualny na dzień 25.05.2010

Uwaga:
Nie wyklucza się istnienia w terenie innych przewodów, o których brak informacji wynika z zaszczerpości historycznych lub niedopełnienia przepisów zgłoszenia do inwentaryzacji (Ustawa Prawo Geodezyjne i Kartograficzne – Dz.U.30/1989 poz.163

Wszelkie obiekty budowlane
podlegają wytyczeniu przez jednostkę
wykonawstwa geodezyjnego lub przez
osoby fizyczne posiadające
uprawnienia na wykonywanie robót
geodezyjnych


Łomża dn. 28.05.2010

L.ks. 14011/80/2010

Wykonawca

[illegible]

USŁUGI GEODEZYJNE
MGPIE app. Nr 14011
Krzysztof Dmochowski
18-400 Łemża, ul. Mazowiecka 2/26
tel. 086 218 60 78 NIP: 718-103-92-38

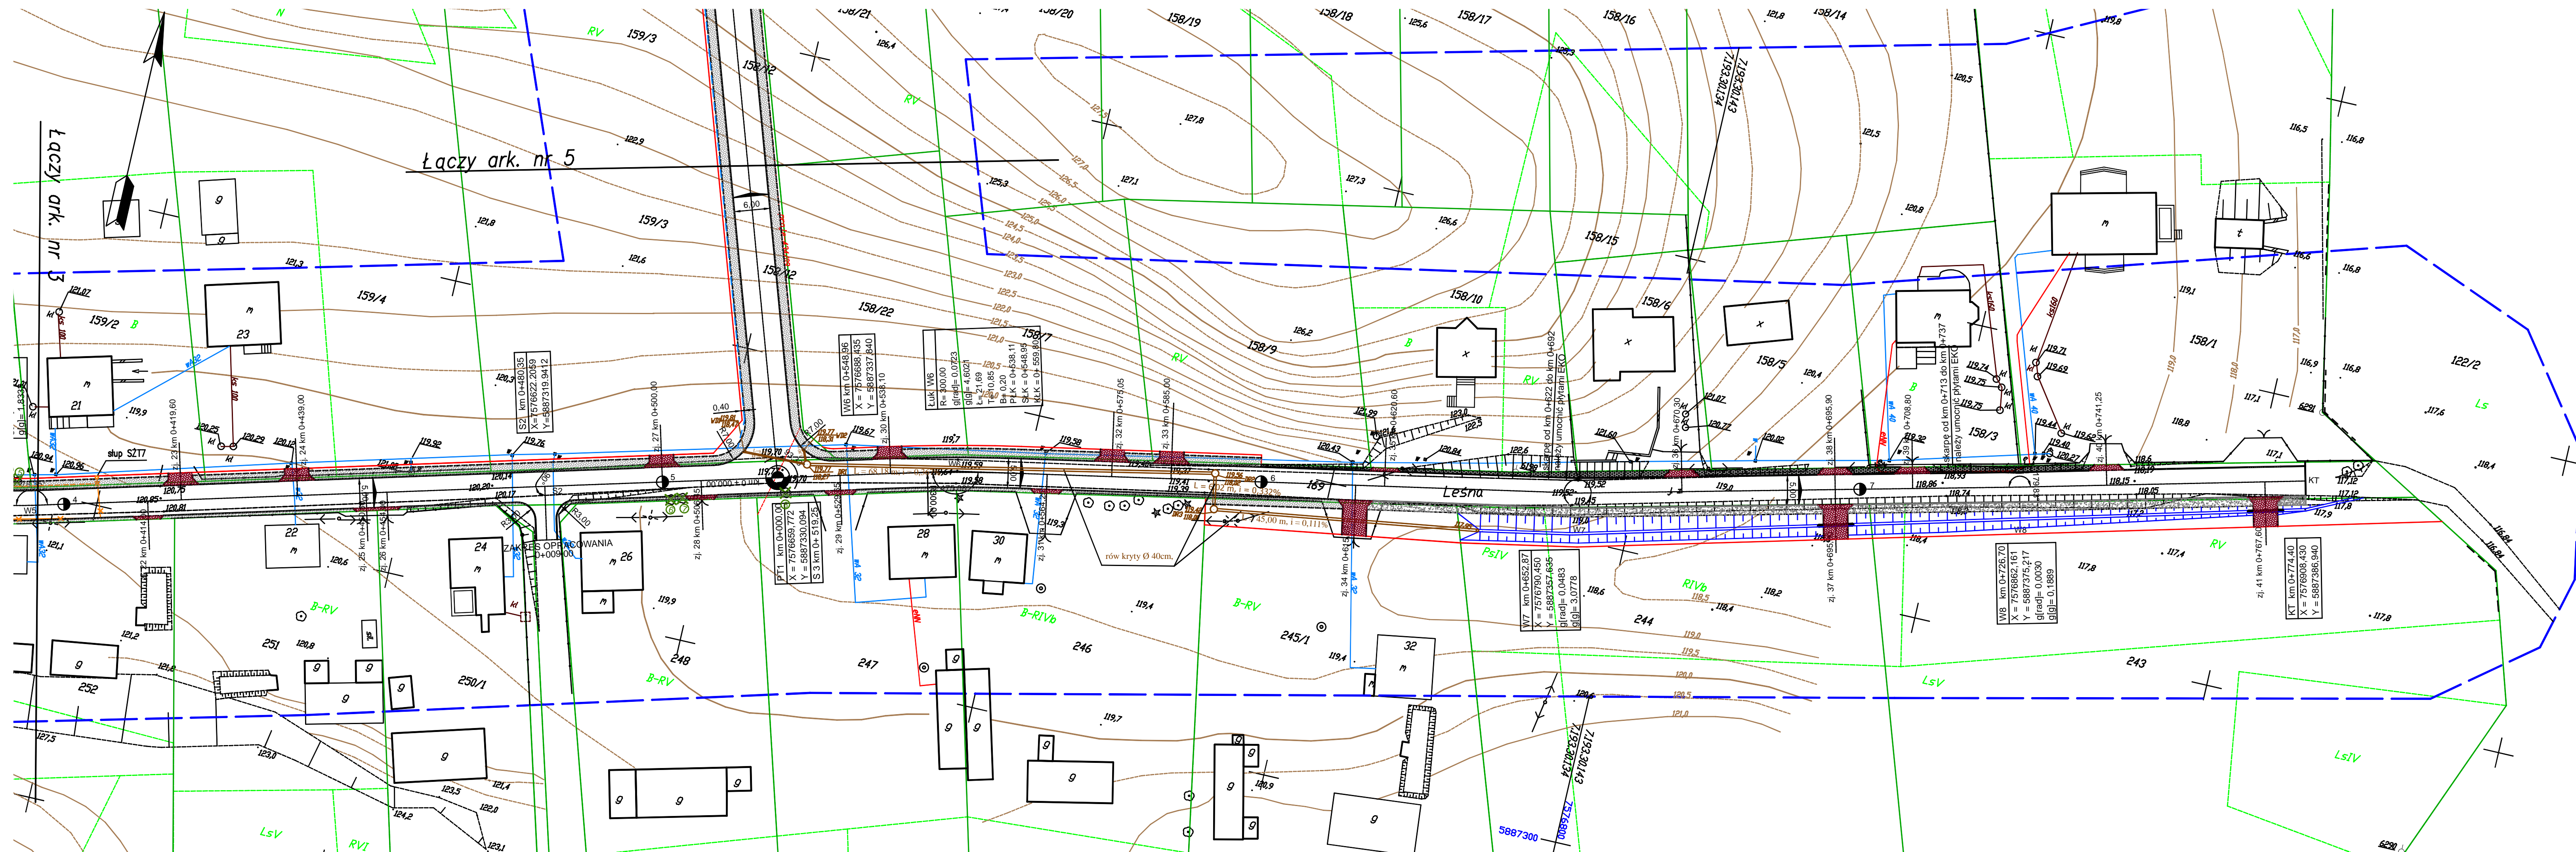

LEGENDA

ELEMENTY ISTNIEJĄCE

- granice pasa drogowego
- linie energetyczne
- linie telefoniczne
- wodociąg
- kanalizacja

ELEMENTY PROJEKTOWANE

-
- Diagrama przedstawia przekrój drogi z podziałem na pasy i elementy infrastruktury. Elementy są przedstawione w następującej kolejności od góry do dołu:
- granicze do wykupu (czarna linia)
 - krawężnik wysoki (czarna linia)
 - krawężnik niski (czarna linia)
 - obrzeże chodnikowe (czarna linia)
 - krawędź jezdni (czarna linia)
 - krawędź pobocza (czarna linia)
 - urządzenia odwadniające kryte (czarna linia)
 - kostka POLBRUK gr. 6 cm - chodniki (czarna linia)
 - plyty EKO - umocnienie skarp (czarna linia)
 - opaska z płytek betonowych 50x50cm (czarna linia)
 - zjazd z kostki betonowej (czarna linia)
 - pobocza z pospółki (czarna linia)
 - rów otwarty (czarna linia)
 - przepusty pod zjazdami (czarna linia)
 - drzewa do wycięcia (czarna linia)
 - kabel telefoniczny doziemny (czarna linia)
 - słup telefoniczny żelbetonowy (czarna linia)
 - rezerwa terenu pod wodociąg (czarna linia)

INWESTOR: Gmina Łomża, ul. Marii Curie-Skłodowskiej 1a, 18-400 Łomża			
OBJEKT: Przetubowanie drogi gminnej - ulica Leśna we wsi Podgórze			
ADRES INWESTYCJI: Inwestycja, gmina Łomża			
STADIUM: Projekt budowlany - wykonawczy			
RYSUNEK: Projekt zagospodarowania terenu			
DATA: 11.2010	SKALA: 1:500	RYSUNEK NR:	2.2
ZESPÓŁ PROJEKTOWY:		NR UPRAWNIENI	PODPIS
BRANŻA DROGOWA:			
PROJEKTANT:	Slawomir Pietraszkiewicz	BL/68/84	
WSPÓŁPRACA:	mgr inż. Izabela Kiermzek		
SPRAWDZAJĄCY:	mgr inż. Dariusz Lendziński	Lom-59	
BRANŻA TELETECHNICZNA:			
PROJEKTANT:	mgr inż. Janusz Malinowski	0280/U	
SPRAWDZAJĄCY:	inż. Czesław Taraszkiewicz	ŁOM/90 2017/00/U	
BRANŻA SANITARNA:			
PROJEKTANT:	mgr inż. Krzysztof Duda	LOM-42	